



PLANTA BAJA  
ESCALA 1:50

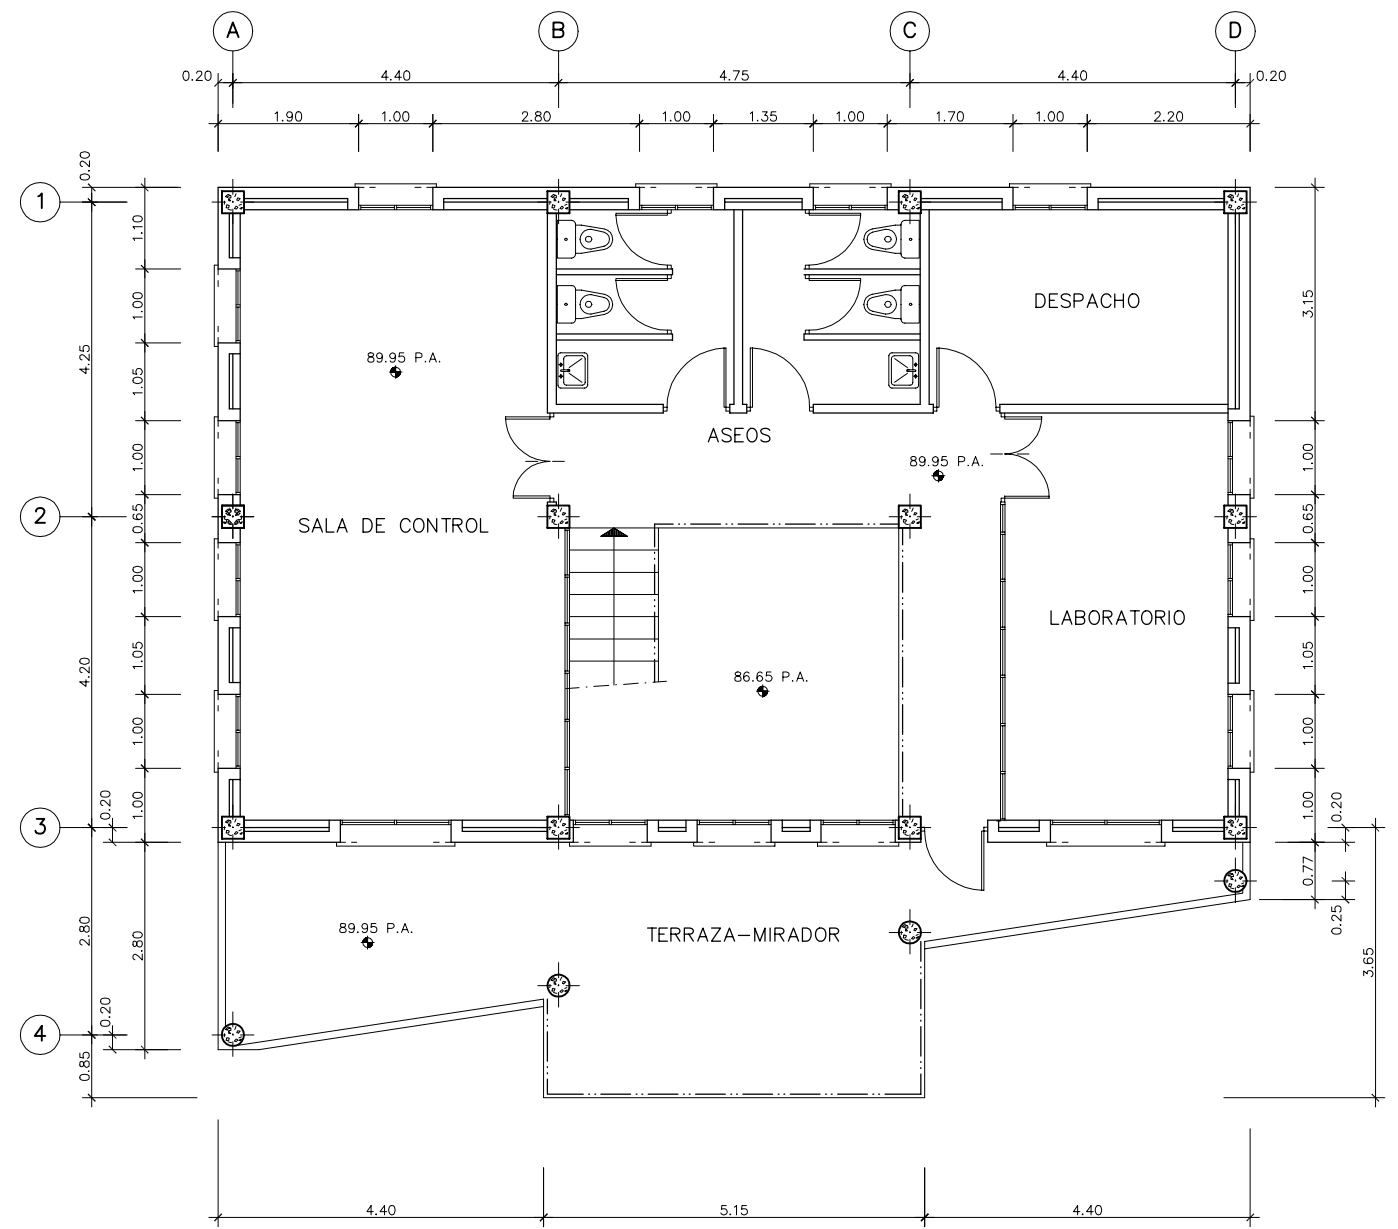

PLANTA PRIMERA  
ESCALA 1:50

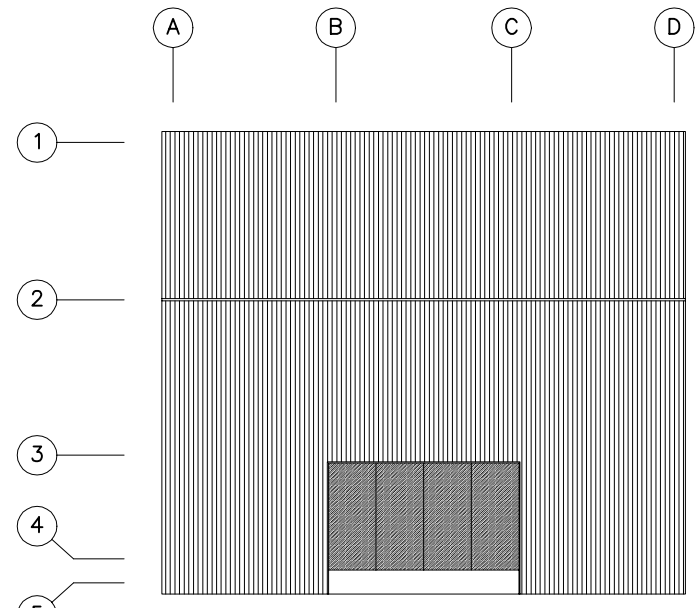

PLANTA DE CUBIERTA  
ESCALA 1:100

EL INGENIERO AUTOR DEL PROYECTO:	FECHA :	TITULO : <b>REDACCION DE PROYECTO Y CONSTRUCCION DEL SANEAMIENTO DE CABEZÓN DE LA SAL Y MAZCUERRAS</b>	ESCALAS : 1:50 - 1:100	DESIGNACION : EDIFICIO DE CONTROL PLANTAS DE DISTRIBUCION Y DE CUBIERTA	PLANO N° : HOJA - DE -
----------------------------------	---------	---	---------------------------	---	---------------------------